



POHLED OD SEVERU

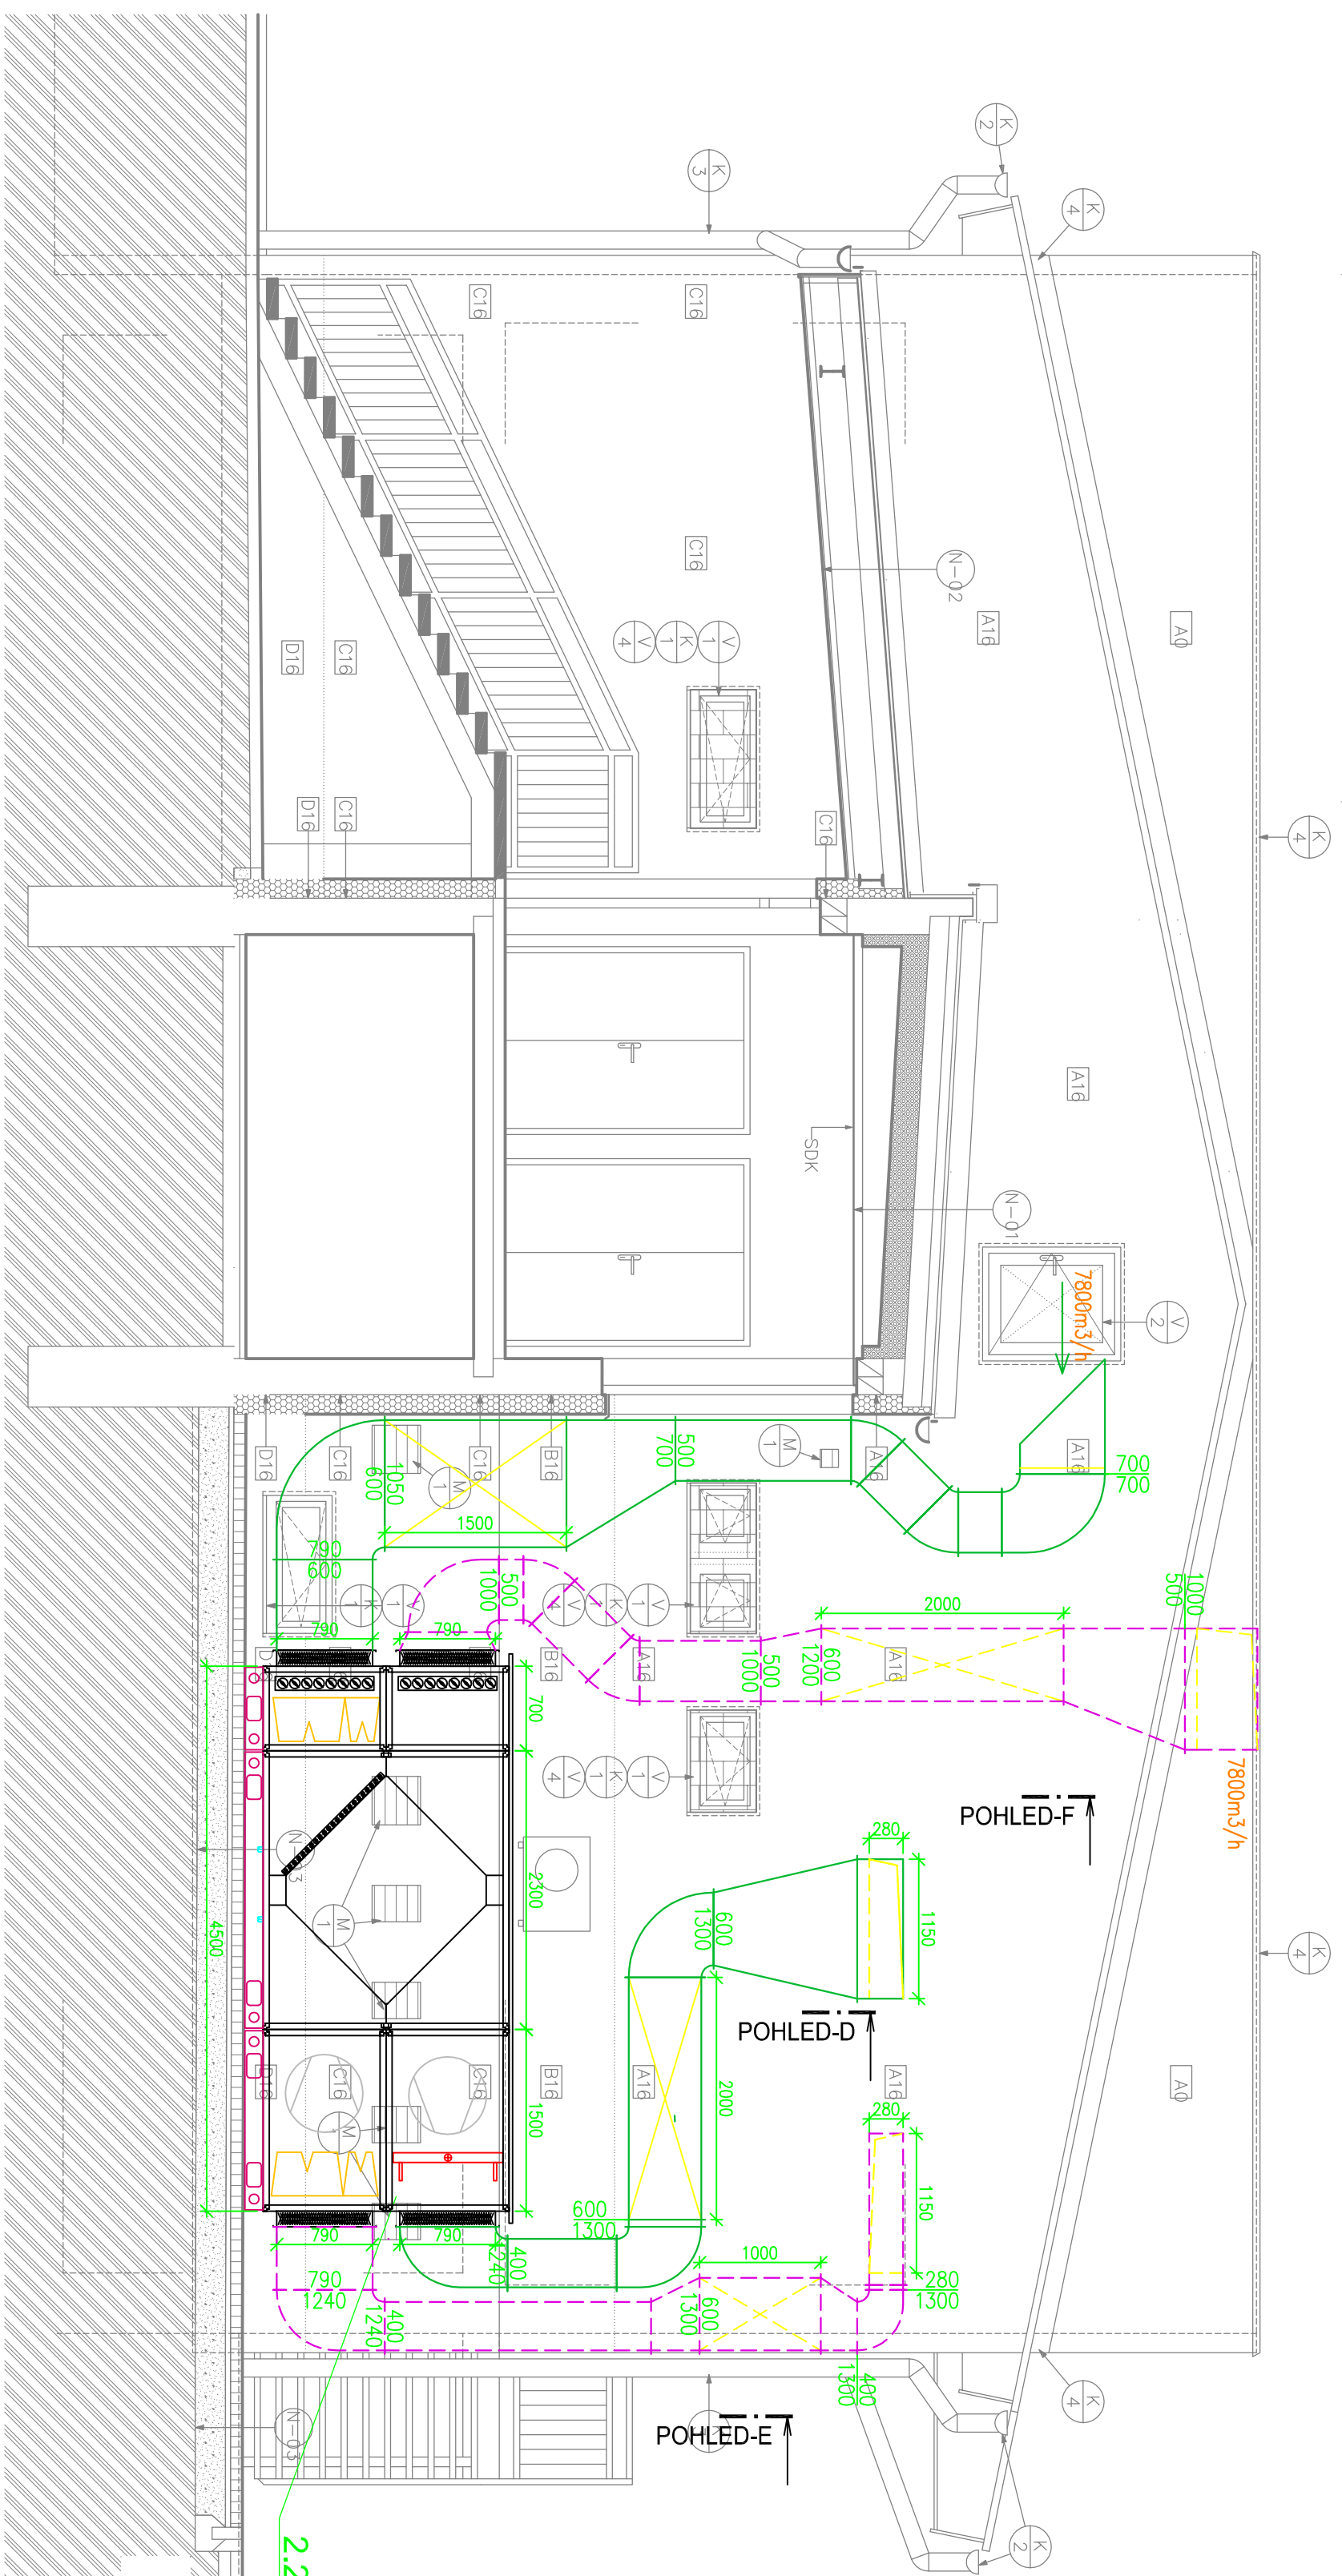


POHLED F

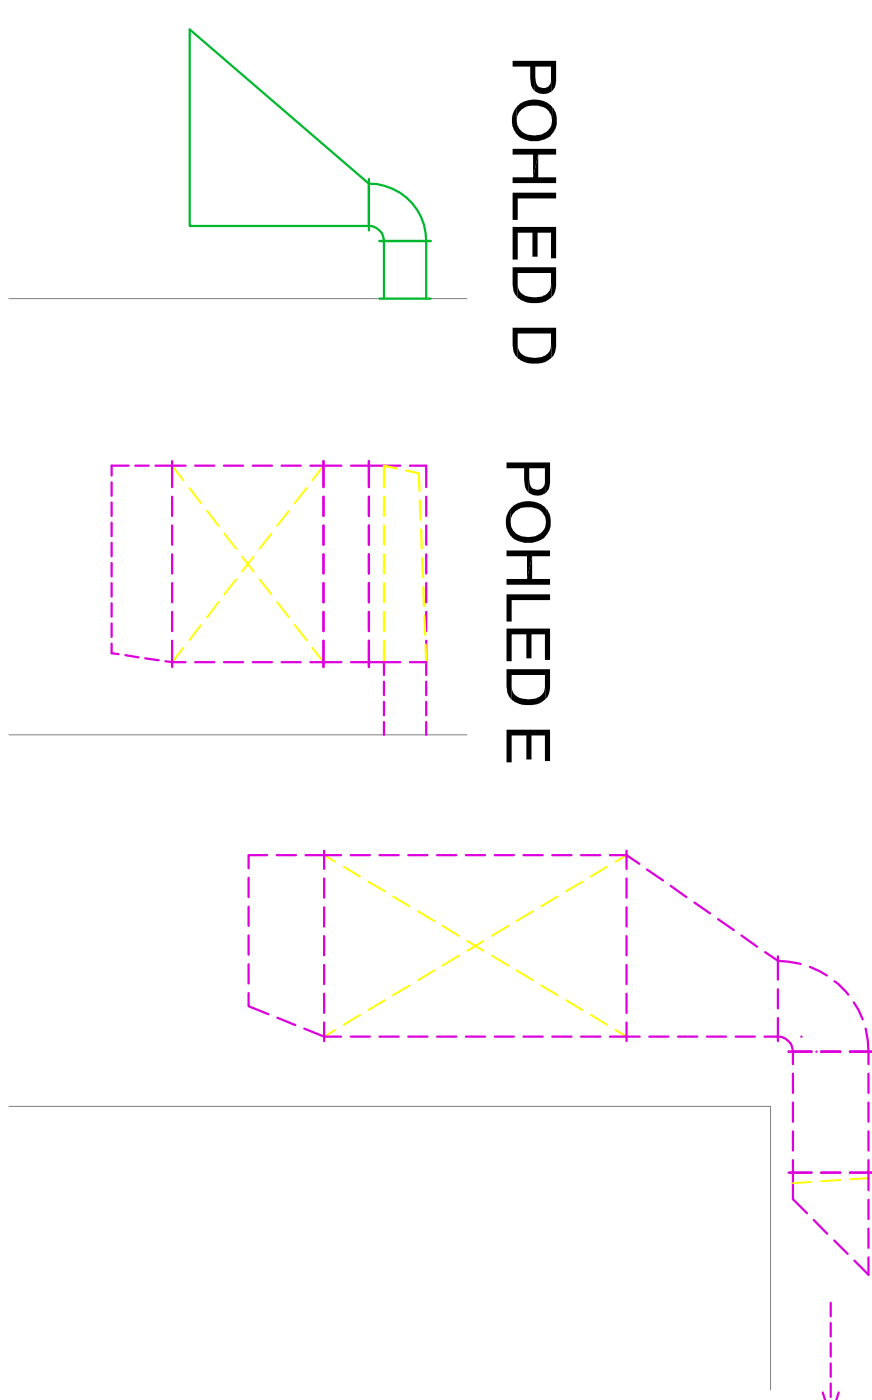


POHLED D

POHLED E

POHLED OD ZÁPADU

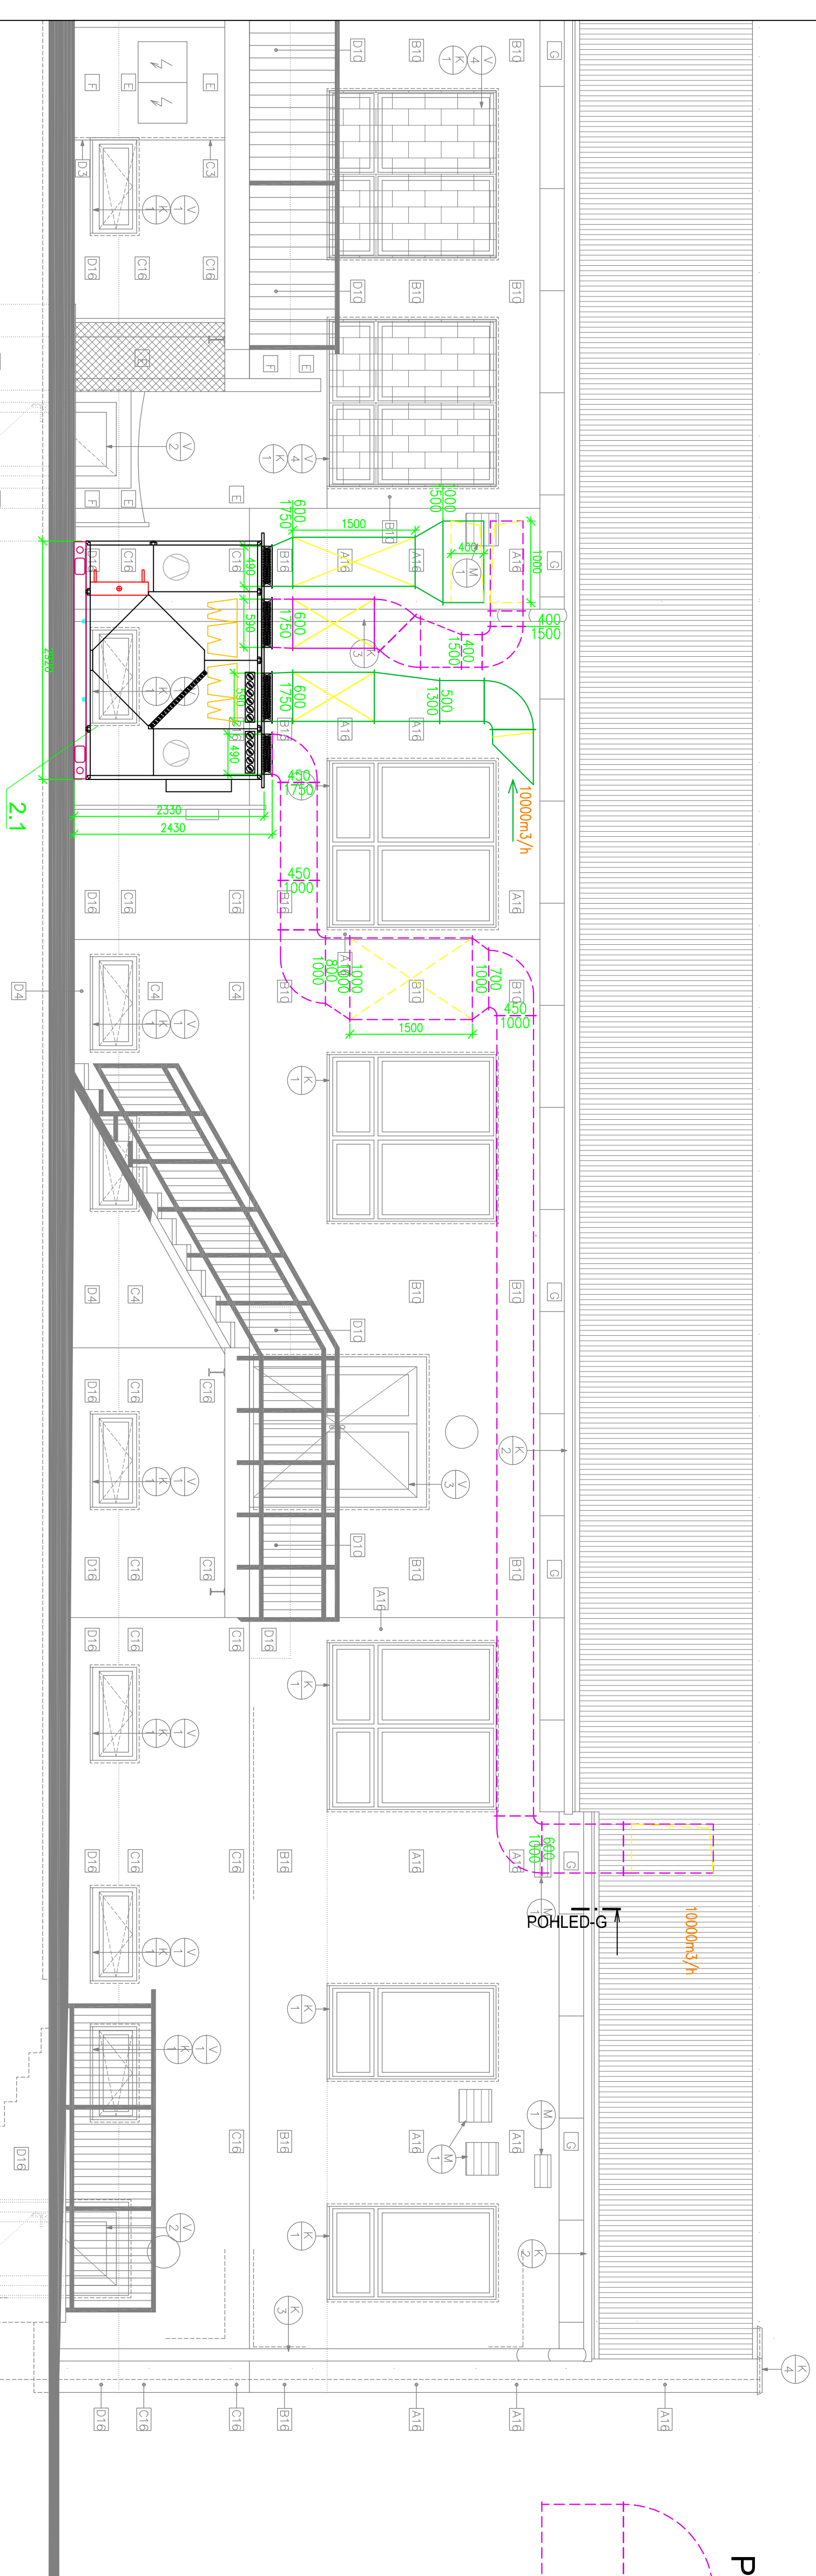

POHLED G

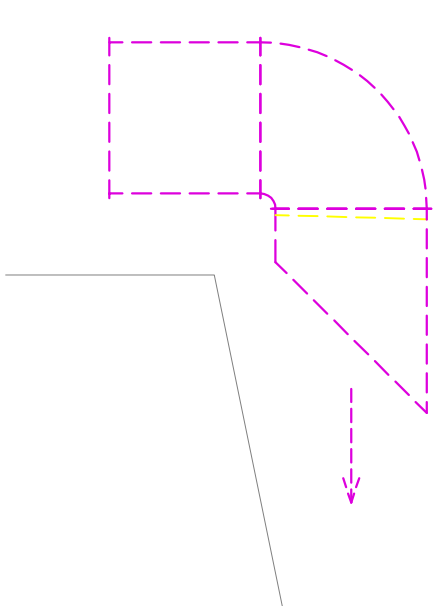

### POZNÁMKY:

- V EXTERIERU BUDE POUŽITO PŘEDIZOLOVANÉ ALP POTRUBÍ TL.30mm
- PŘED ZAPOČÍTÁNÍ PRÁCI JE NUTNÉ PROVÉST MÍSTNÍ ŠETŘENÍ PRO KOORDINACI S OSTATNÍMI PROFESNÍMI S OHLEDEM NA VEDEBNÍ INSTALACI A PŘESNÉHO UMÍSTĚNÍ ZAŘÍZENÍ

LEGENDA:

— PŘÍRODNÍ VZDUCHOTECHNICKÉ POTRUBÍ

----- ODVODNI VZDUCHOT

— KO — ODVOD KONDENZAT

TLUMČ HLUKU

## 1.1 SMĚR PROUDĚNÍ VZDUCHU OZNAČENÍ POZICE

$-600\text{m}^3/\text{h}$   $+600\text{m}^3/\text{h}$  PRŮTOK VZDUCHU ( $\text{m}^3/\text{h}$ )

ZPĚTNÁ Klapka

REGULAČNÍ KLAPKA

----- ÚT - ZPÁTEČKA

ČÍSLO REVIZE:	NÁZEV REVIZE:	PODPIS:	AUTORIZACE:
1	úprava v rámci změny GASTRA	Bohuněk	
-	-	-	
-	-	-	
-	-	-	
15.4.2024			

 $\pm 0,000 = \text{PODLAHA V } 2.\text{NP} = 249,90 \text{ B.p.v.}$ 

NÁZEV STAVBY:

ÚPRAVY VZDUCHOTECHNIKY VE ŠKOLNÍ JÍDELNĚ - NÁDRAŽNÍ 1021, HOLICE

MÍSTO STAVBY:	Nádražní 1021, 534 01 Holice
INVESTOR:	Město Holice Holubova 1 534 01 Holice

PRACOVNÍK, PRACOVNÍK	PRACOVNÍK
ZPRACOVATEL ČÁSTI PD:	VYPRACOVATEL

Nám. Sv. Trojice 80  
Chelčice 533 61  
Bc. Jaroslav

**ACP** Engineering sro  
AIR COOL PROJECT  
IČO: 28829671  
DIČ: CZ28829671

STUPEŇ PD:  
DPS - DOKUMENTACE PRO PROVEDENÍ STAVBY

ČÍSLO DOK.:	D.1.4.1 – TPS – VZDUCHOTECHNIKA A VYTÁPĚNÍ	FORMÁT:	ČÍSLO PARÉ:
NÁZEV DOKUMENTU:		A1	04/2023

D.1.4.1.04	POHLEDY
------------	---------

MĚŘÍTKO: 1:50	ČÍSLO AKCE: PD_13_23
------------------	-------------------------