



PODÉLNÝ PROFIL VĚTEV , ,A' '

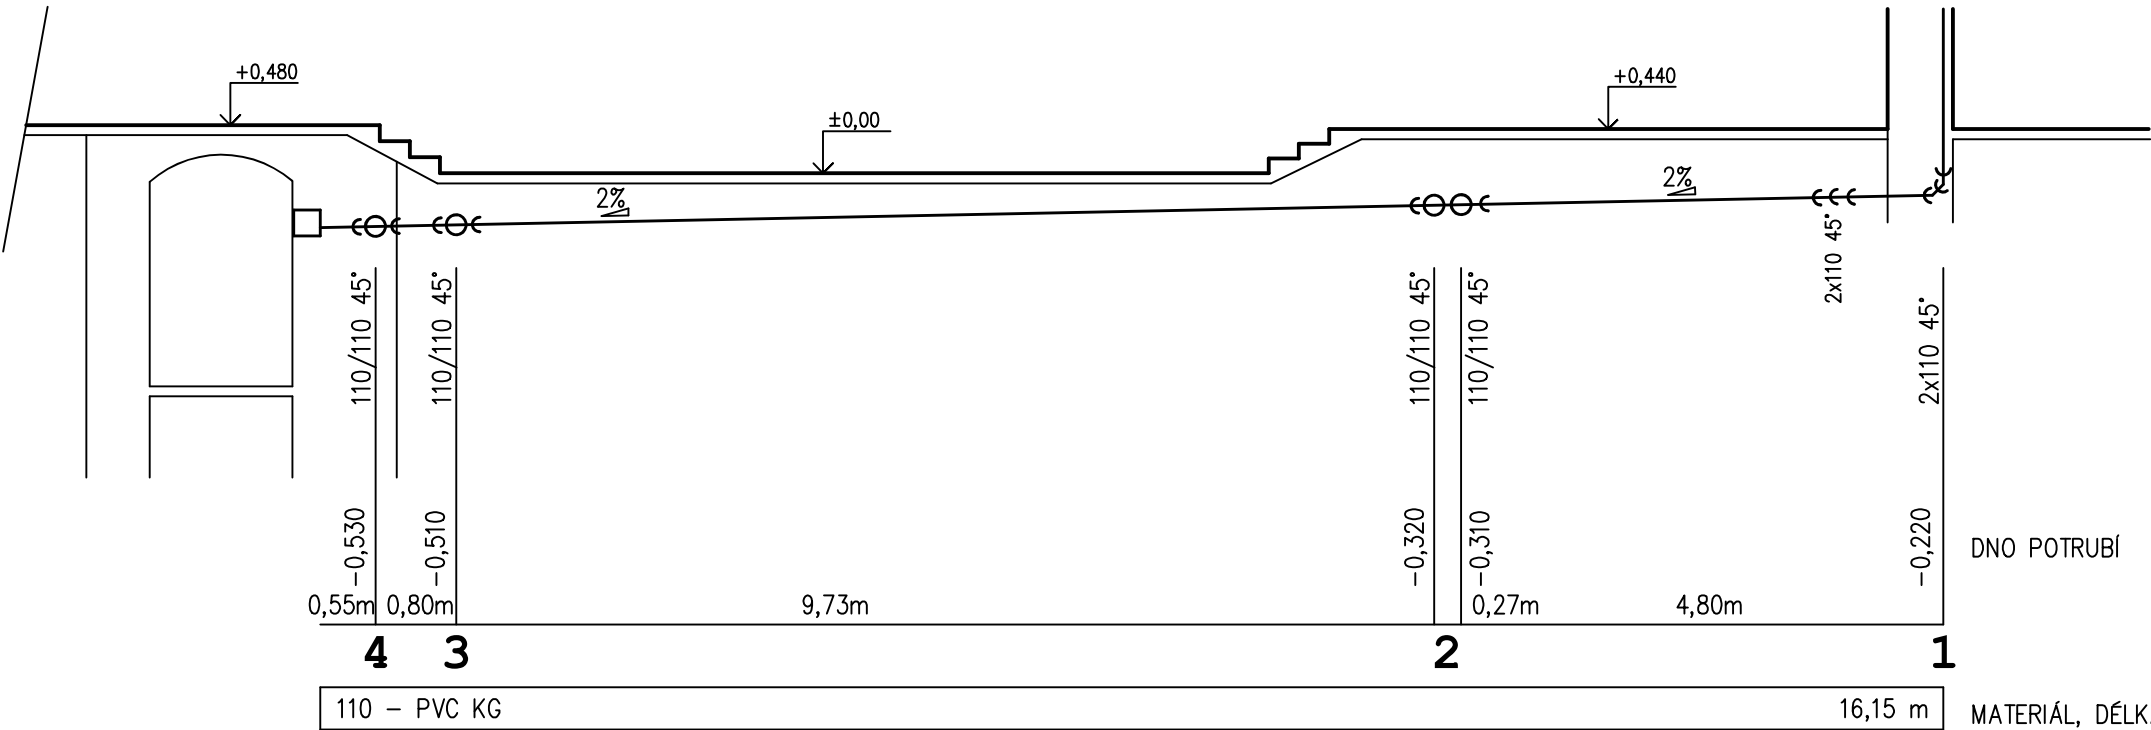

PODÉLNÝ PROFIL VĚTEV , ,B' '

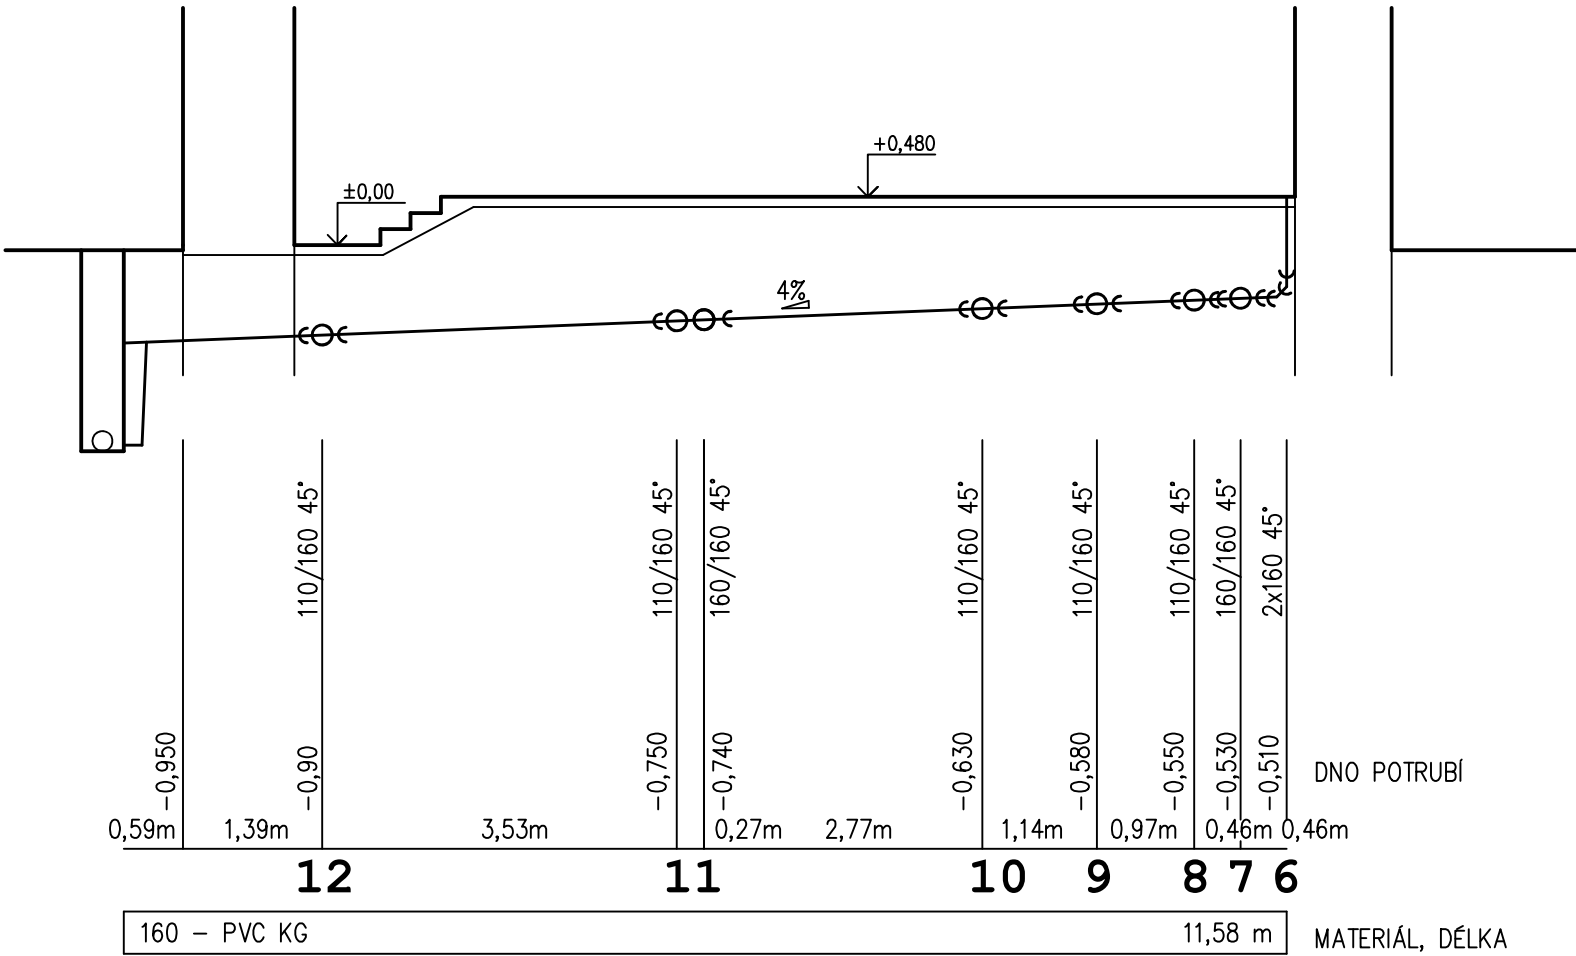

Zodpovědný projektant:	Wypracoval:	Kreslil:	Projektový servis Chrudim, spol. s r.o. Poděbradova 909, Chrudim	
Ing. Jan Jirsák	L. Friedl			
Obecní úřad: Holice		Kraj: Pardubický		Formát:
Investor: Město Holice, Holubova 1, 534 14 Holice				Datum: 02.2022
Místo stavby: parc.č. st. 27 v k.ú. Holice v Čechách Č.p.100 ZŠ Komenského - PD oprava elektroinstalace, rozvodů vody, splaškové kanalizace a odvětrání sociálního zařízení vč. sociálního zázemí budovy a s tím spojené stavební úpravy				Účel: DPS
				Zakázk. číslo:
				Archivní číslo:
Obsah výkresu: PODÉLNÝ PROFIL KANALIZACE				Měřítko: 1:75
				Příloha číslo: 10.