
 


### KANALIZACE 3N.P.

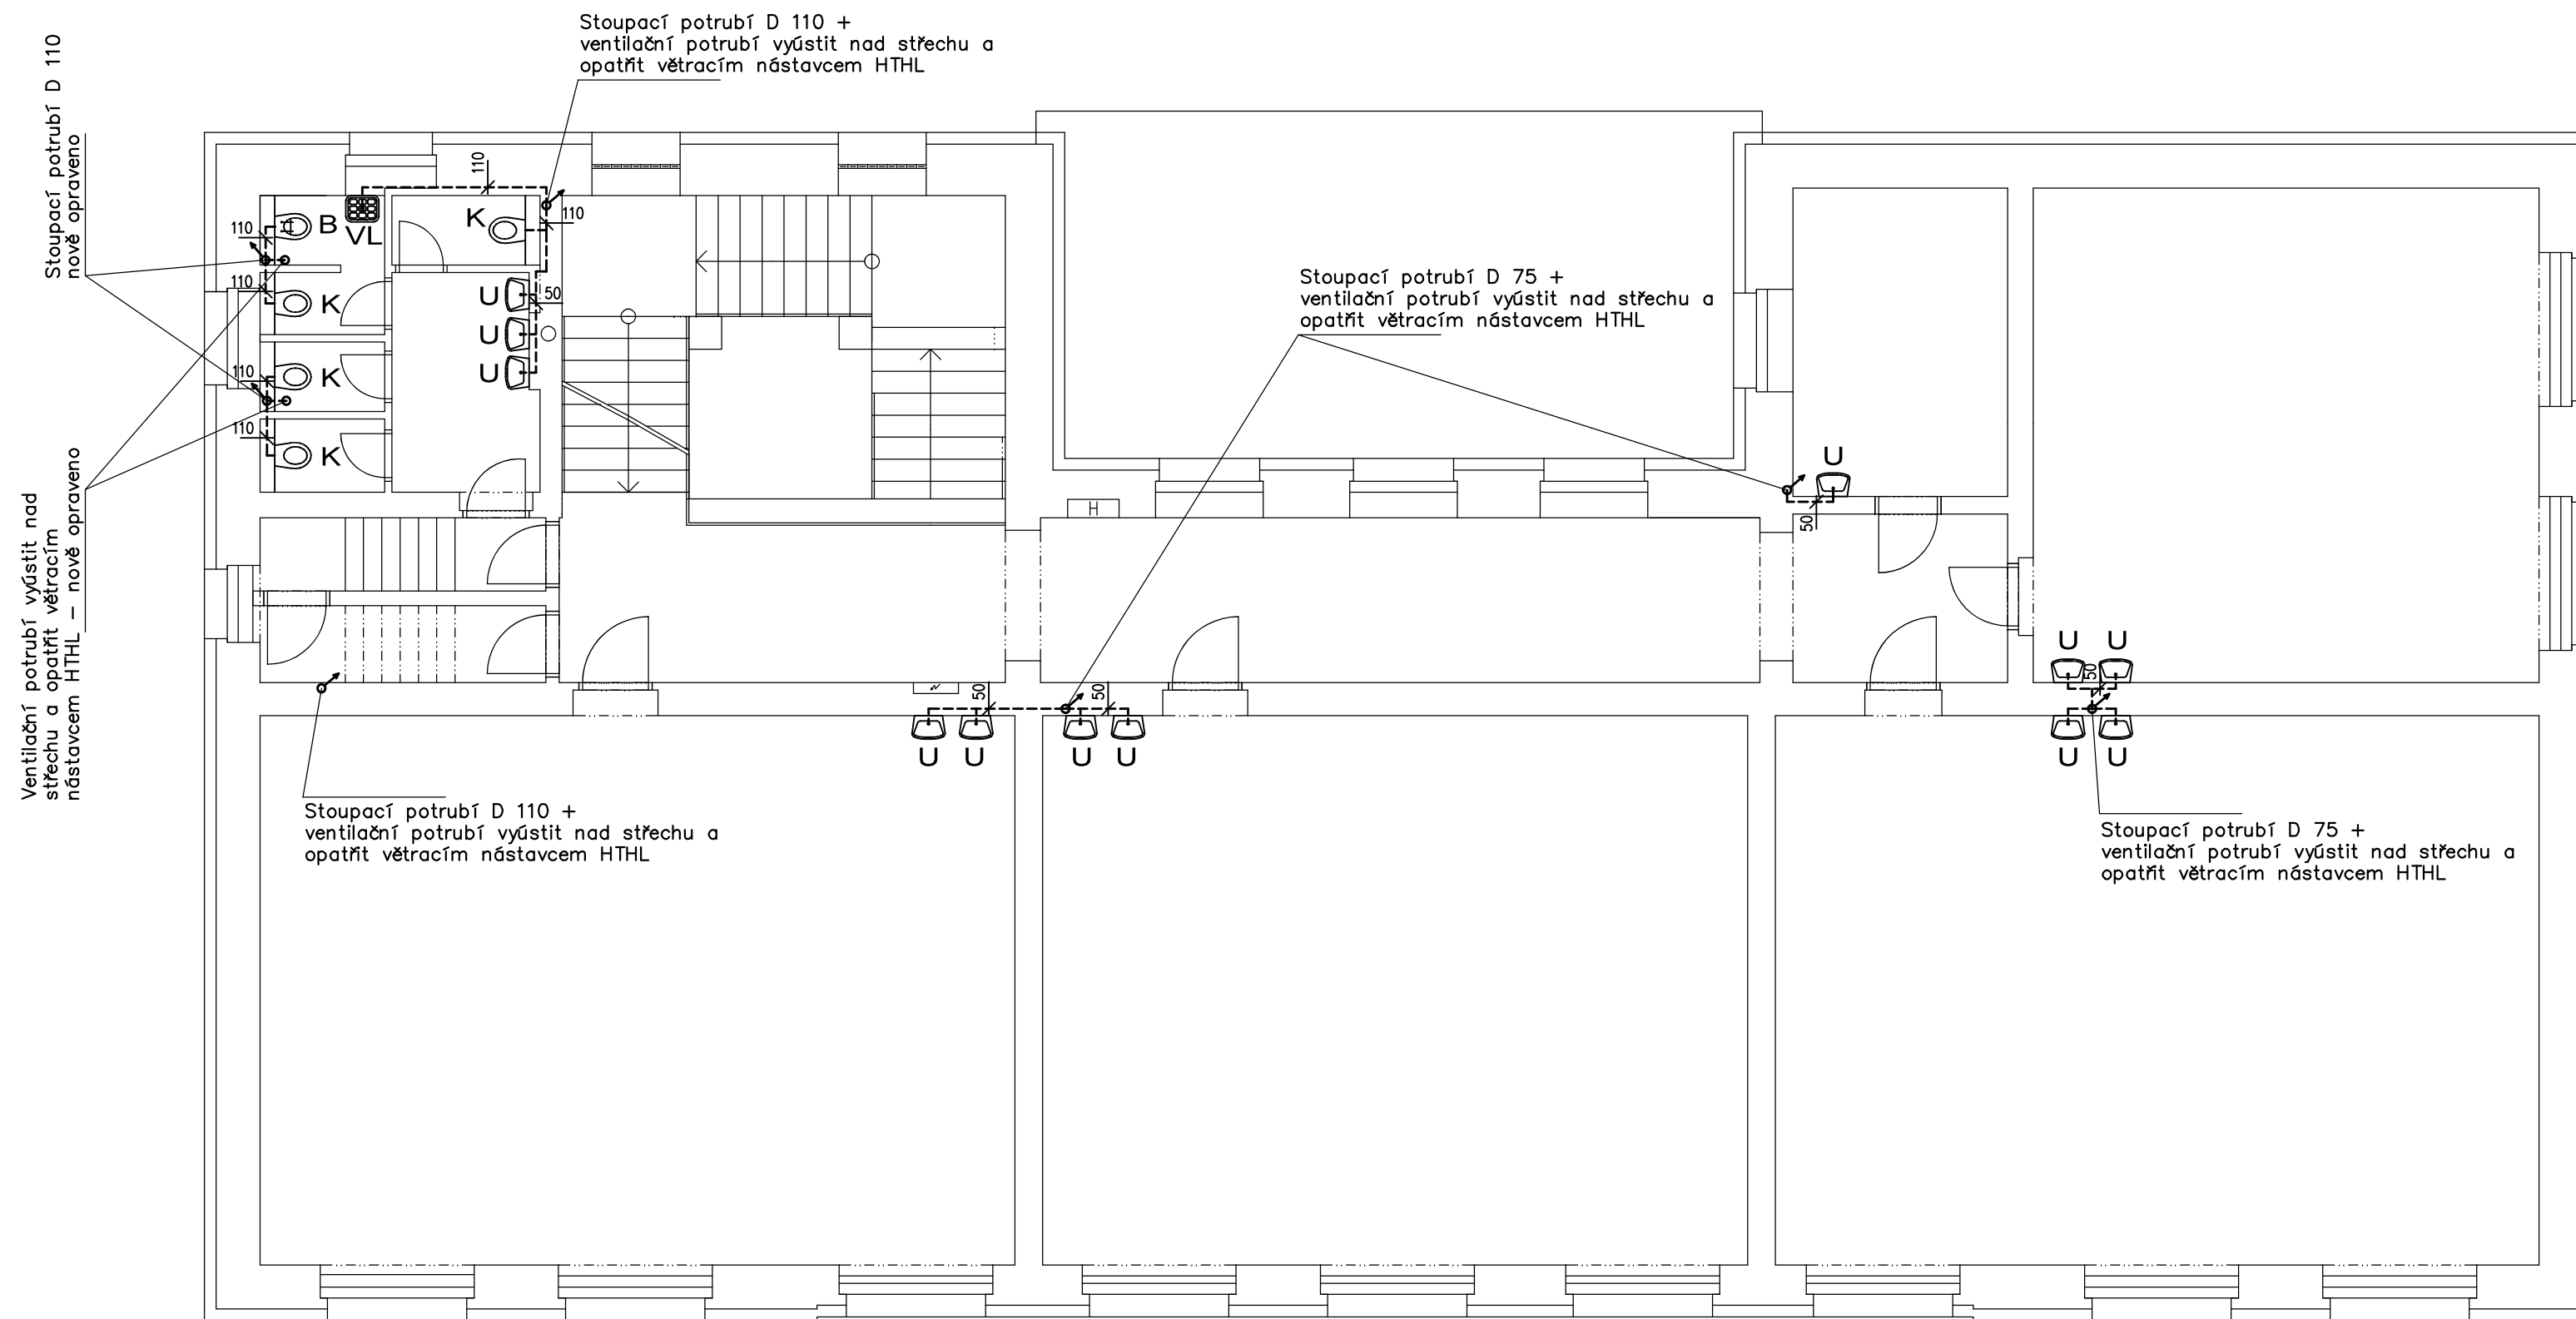

- |    |   |
|----|---|
| U  | UMYVADLO S NÁSTĚNNOU PÁKOVOU BATERIÍ A ZÁPACHOVOU UZÁVĚRKOU DN40<br>+ POHLEDOVÝ KOVOVÝ SIFON DN40 |
| K  | ZÁVĚSNÉ WC S PŘEDSTĚNOVÝM SYSTÉMEM  |
| S  | SPRCHOVÝ KOUT S PODLAHOVÝM ODTOKOVOU VPUSÍ A SPRCHOVOU NÁSTĚNNOU BATERIÍ                          |
| VL | KERAMICKÁ VÝLETKA S NÁSTĚNNOU PÁKOVOU BATERIÍ   |
| O  | KERAMICKÝ NÁSTĚNNÝ PISOÁR S AUTOMATICKÝM SPLACHOVAČEM A ZADNÍM ODPADEM DN50                       |
| B  | ZÁVĚSNÝ BIDET S PŘEDSTĚNOVÝM SYSTÉMEM SE STOJÁNKOVOU PÁKOVOU BATERIÍ                              |

značení hmot :



kanalizační trubky a tvarovky z PVC ( HT,KG systém)  
stoupací potrubí z PVC ( HT systém)  
( pro splaškovou vodu v objektu )  
KG systém s kruhovou tuhostí SN4

Zodpovědný projektant:	Vypracoval:	Kreslil:	Projektový servis Chrudim, spol. s r.o. Poděbradova 909, Chrudim	
Ing. Jan Jirsák	L. Friedl			
Obecní úřad: Holice		Kraj: Pardubický	Formát:	
Investor: Město Holice, Holubova 1, 534 14 Holice			Datum:	02.2022
Místo stavby: parc.č. st. 27 v k.ú. Holice v Čechách č.p.100 ZŠ Komenského - PD oprava elektroinstalace, rozvodů vody, splaškové kanalizace a odvětrání sociálního zařízení vč. sociálního zázemí budovy a s tím spojené stavební úpravy			Účel:	DPS
			Zakáz. číslo:	
			Archivní číslo:	
			Obsah výkresu:	Měřítko: 1:75
KANALIZACE 3N.P.				