


TABULKA MÍSTNOSTÍ:

Číslo místn.	Název místnosti	Plocha [m2]
111	SCHODIŠTĚ	–
201	CHODBA	34,90
202	TŘÍDA	63,00
203	TŘÍDA	48,00
204	SBOROVNA	24,56
205	WC	2,87
206	KOMORA	1,84
207	PŮDA	2,28
208	UMÝVÁRNA	5,89
209	WC	7,60

I. PATRO

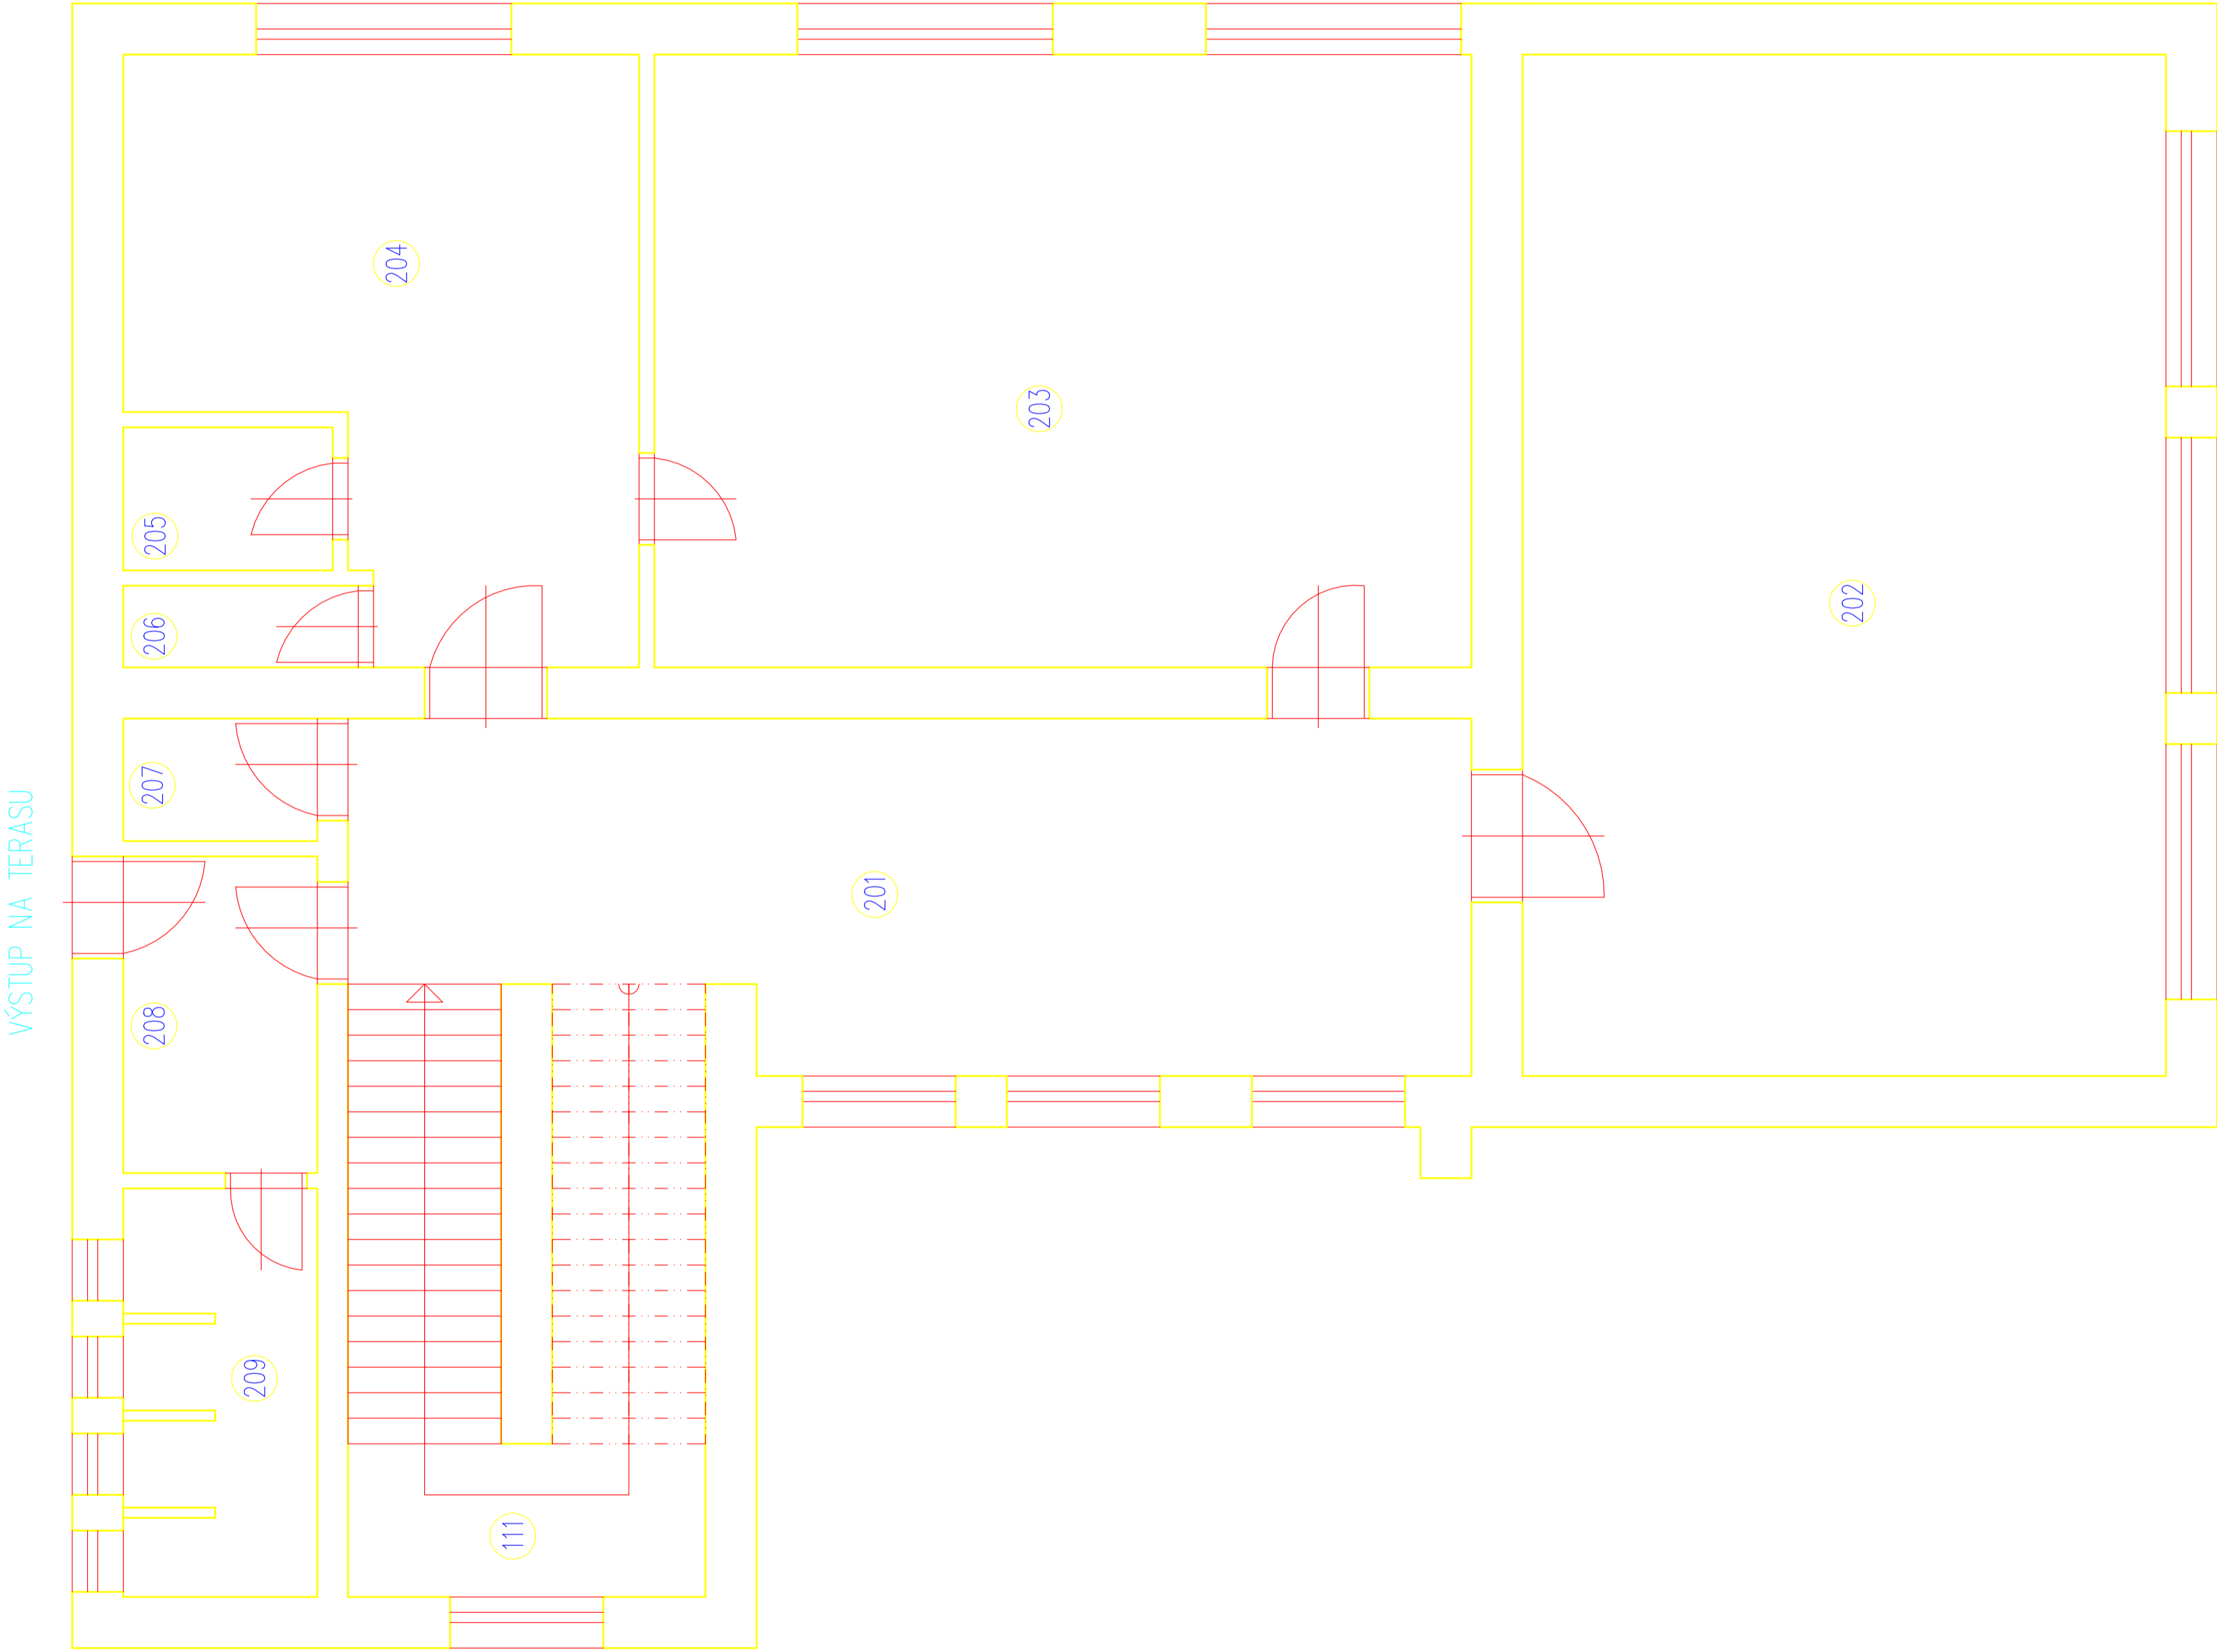

VYPRACOVAL TOMÁŠ ŠODOMKA		ODP. PROJEKTANT IVO_KARANSKÝ	KONTROLOVAL IVO_KARANSKÝ	DATUM 10/2021	<div><div><div><div></div><div>Callipso Pardubice s.r.o.</div><div>Generála Svobody 56</div><div>533 51 Pardubice</div><div>www.c-elektro.cz</div><div>info@c-elektro.cz</div></div><div>CALLIPSO</div><div>ELEKTRO</div></div></div>
KRAJ: PARDUBICKÝ			OBEC: HOLICE		
INVESTOR: Město Holice, Holubova 1, 534 14 Holice					
Název akce					Formát: A1
Udržovací práce na elektroinstalaci, Holice, Růžickova 673, družina					Měřítko: 1:50
Díl					Stran: 1
PASPORTIZACE STAVBY					Zakázkové č.: P21-076
					Výkresové č.: D.1.1.03
1NP					