


Kartografický sever

PŮDORYS 1.NP MŠ ČÁST 2

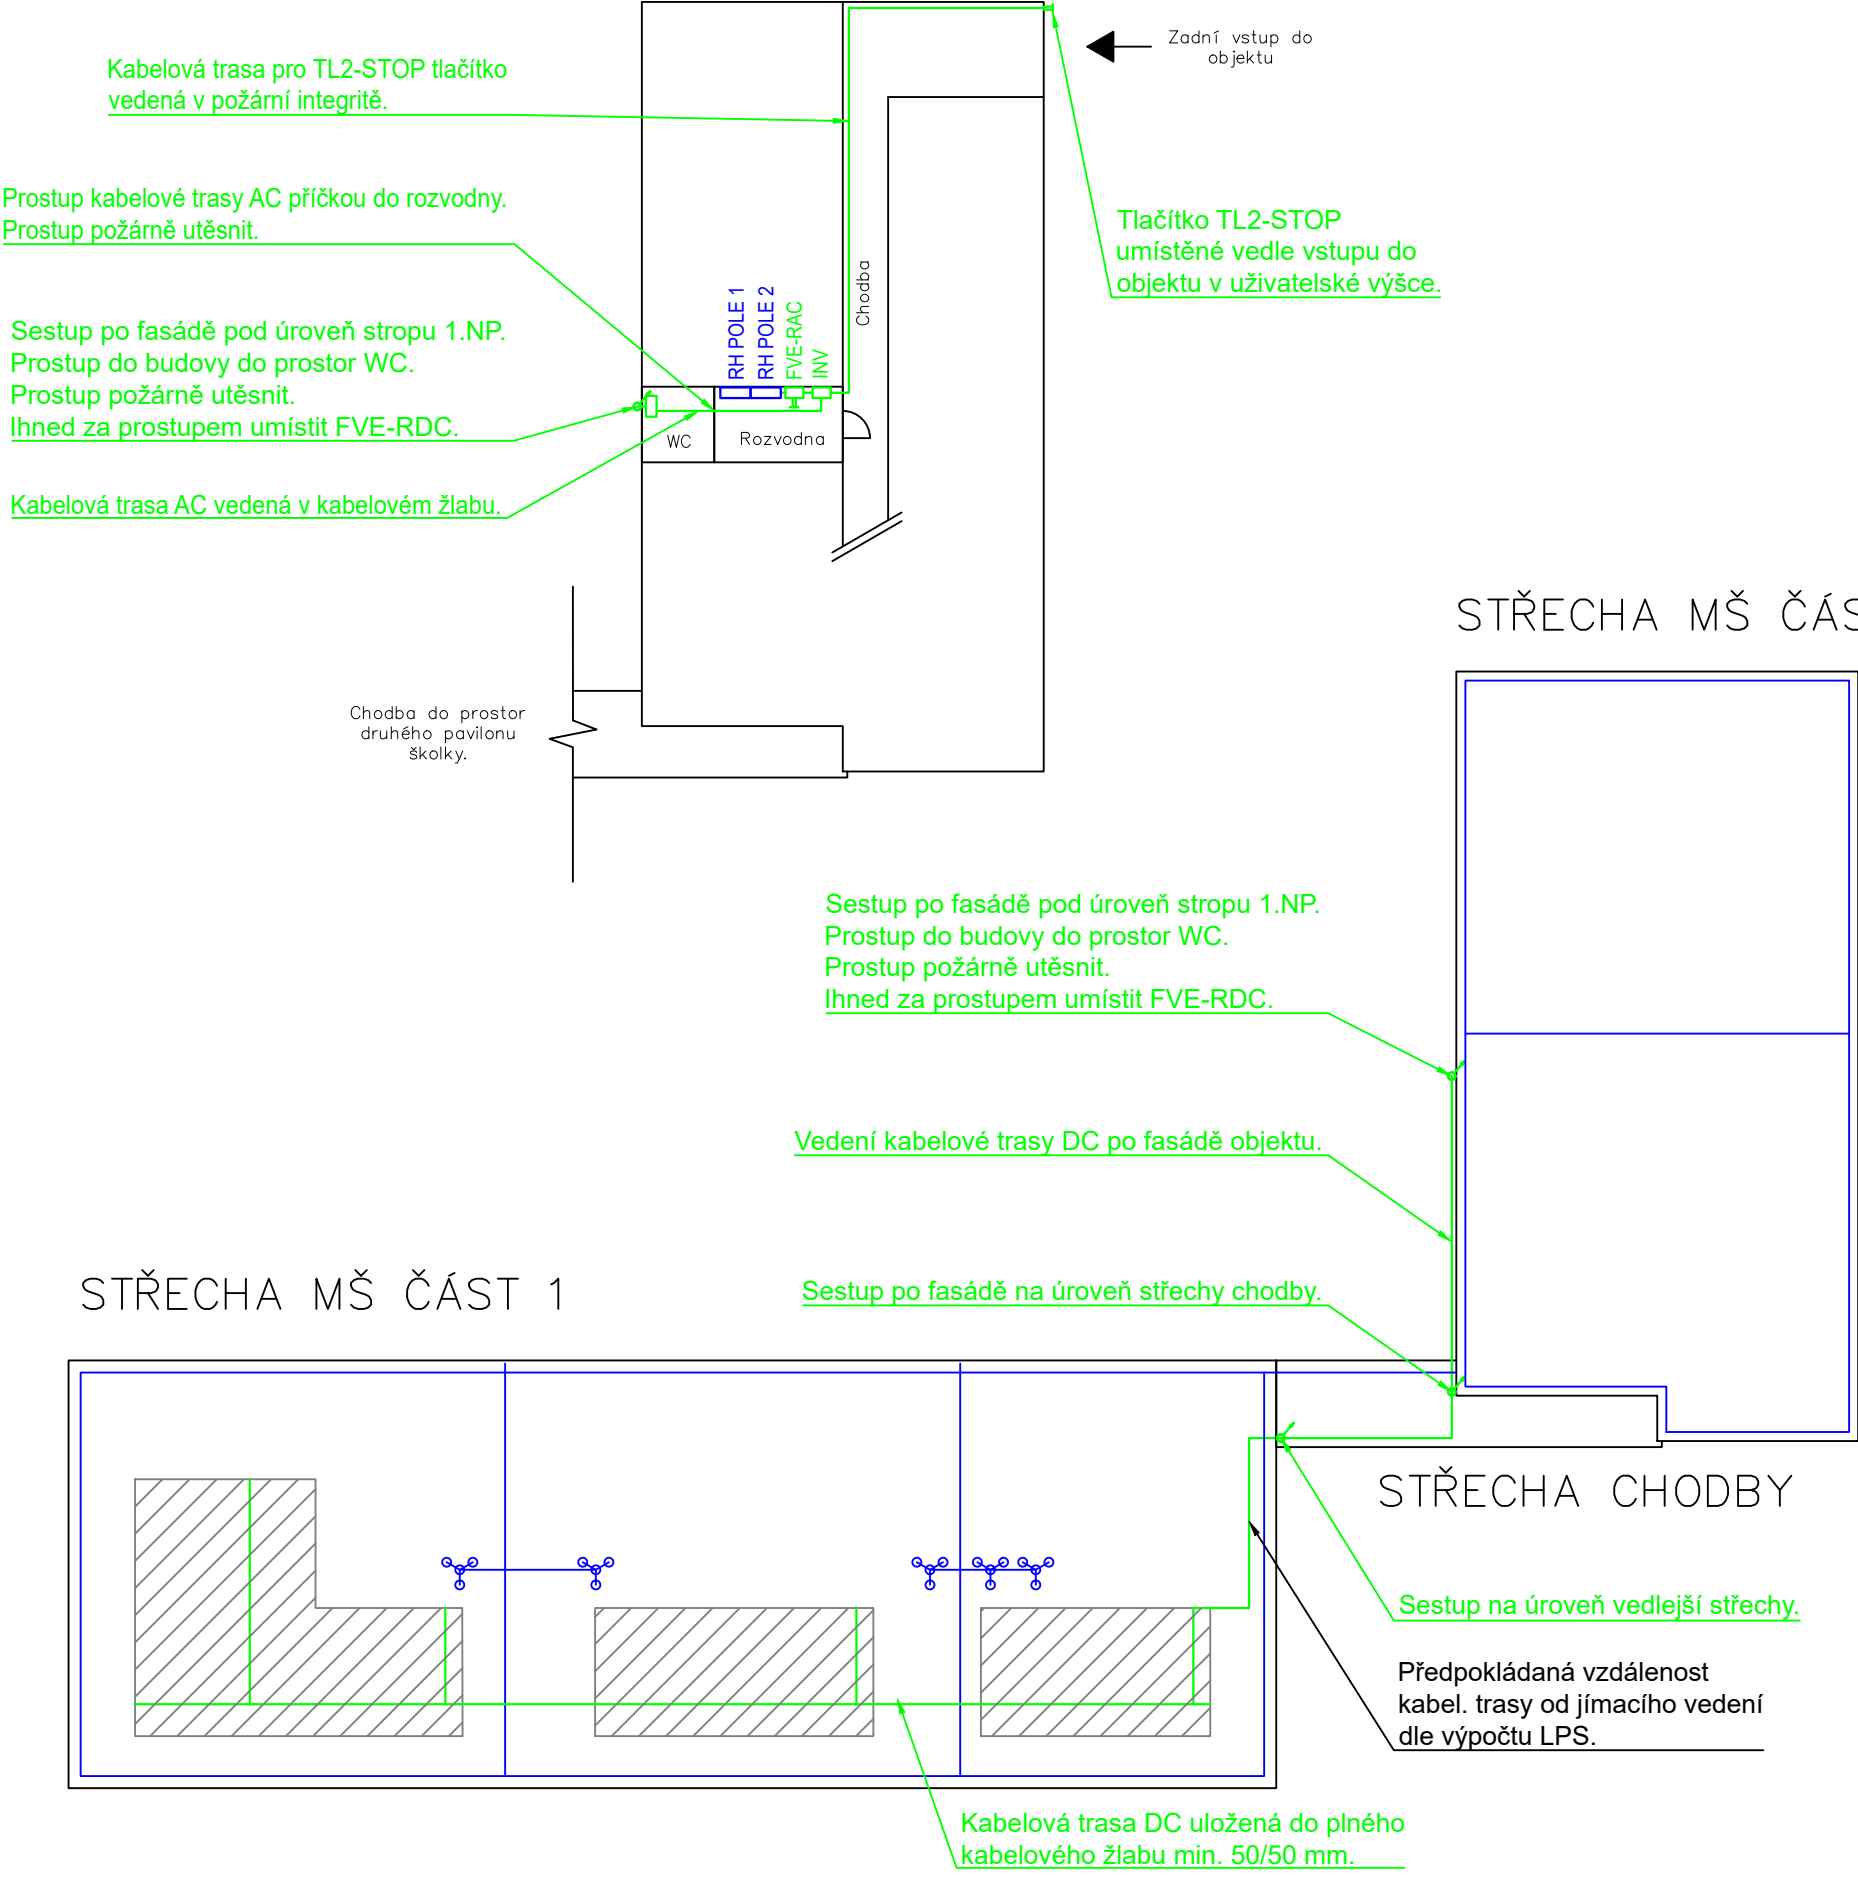

Legenda:

- Obrys nemovitosti
- Kabelová trasa
- Stávající jímací soustava
- Jímací tyč
- ▨ Prostor určený pro FV panely

Specifikace:



Počet panelů: 44 ks  
Typ panelů: Panel o výkonu 450 Wp  
Orientace panelů: Azimut 204°  
Hmotnost: 24 kg  
Hmotnost panelů: 1056 kg

Typ konstrukce: Zdvih na 10°  
Hmotnost: 45 kg/panel  
Cel. hmotnost kon.: 1980 kg

Počet optimizérů: 44 ks  
Typ optimizérů: Optimizér 1:1; Pw=>450W

Počet měničů: 1 ks  
Typ měničů: Měnič o výkonu 20kVA, min. 2xMPPT, prac. napětí 160 – 950V I<sub>jm</sub> < 34A

Součástí DPS a DSP je výpočet minimálních, bezpečných vzdáleností na základě zpracování analýzy rizik.

SPECIFIKACE STAVBY			AUTORIZAČNÍ RAZÍTKO	
Místo stavby:	Budova investora Pardubická 992, 534 01 Holice		<div><div>ILIOS</div></div> <div>ILIOS s.r.o. Podnikatelská 6 612 00 Brno</div> <div>IČ: 06490131</div> <div><div>Formát</div><div>A3</div></div> <div><div>Datum</div><div>07/2023</div></div> <div><div>Stupeň</div><div>DVZ</div></div> <div><div>Č.zakázky</div><div>22078215</div></div> <div><div>Měřítko</div><div>1: 250</div></div> <div><div>Č. výkresu</div><div>C04</div></div>	
GPS:	50.0673911N, 15.9800686E			
Nadmořská výška:	258 m.n.m.			
Sněhová oblast:	I.			
Větrná oblast:	II.			
Par. č.:	7008			
Katastrální území:	Holic v Čechách [641146]			
Kontroloval:	Ing. David Škaroupka	Paré	<div><div>ILIOS</div></div> <div>ILIOS s.r.o. Podnikatelská 6 612 00 Brno</div> <div>IČ: 06490131</div> <div><div>Formát</div><div>A3</div></div> <div><div>Datum</div><div>07/2023</div></div> <div><div>Stupeň</div><div>DVZ</div></div> <div><div>Č.zakázky</div><div>22078215</div></div> <div><div>Měřítko</div><div>1: 250</div></div> <div><div>Č. výkresu</div><div>C04</div></div>	
Schválil:	Patrick Netík			
Vypracoval:	Patrick Netík			
Obec:	Holic [574988]			
Kraj:	Pardubický			
Investor:	Mateřská škola Holice, IČ: 48159735 Pardubická 992, 534 01 Holice		Datum 07/2023	
AKCE:	FVE 19,8 kWp – MŠ Holice – Pardubická		Stupeň DVZ	
Název:	Kabelové trasy		Č.zakázky 22078215	
			Měřítko 1: 250	Č. výkresu C04